

UralHiFi

домашние кинотеатры • умный дом • электрика

г. Челябинск, ул. Цвиллинга, д. 25 (левое крыло ТРК "Куба", салон Royalty)

тел. (351) 216-16-99

www.uralhifi.ru | www.uralelectric.ru | info@uralhifi.ru

РАБОЧИЙ ПРОЕКТ

Проект домашних кинотеатров

Согласовано			
Инов. № подп.	Подп. и дата		Взам. инв. №

Ведомость рабочих чертежей основного комплекта

Лист	Наименование	Примечание
1	Общие данные	
	Проект большого домашнего кинотеатра	
2	Список оборудования	
3	План расстановки AV-оборудования	
4	План расстановки AV-оборудования. Вид сбоку	
5	План расстановки AV-оборудования. Экспликация	
6	Схема структурная аудио-, видеосигнала	
7	Схема структурная управления	
	Проект малого домашнего кинотеатра	
8	Список оборудования	
9	План расстановки AV-оборудования	
10	План расстановки AV-оборудования. Вид сбоку	
11	План расстановки AV-оборудования. Экспликация	
12	Схема структурная аудио-, видеосигнала	
13	Схема структурная управления	

Технические решения в рабочем проекте соответствуют требованиям экологических, санитарно-гигиенических, противопожарных и других норм, действующих на территории РФ, и обеспечивает безопасную для жизни и здоровья людей эксплуатацию объекта при соблюдении предусмотренных рабочим проектом мероприятий.

Главный инженер проекта

Ковалев А.Ю.

						г. Челябинск, ул. Цвиллинга, д. 57а			
Изм.	Кол.уч.	Лист	№ док.	Подпись	Дата				
						Стадия		Лист	Листов
Разраб.		Якурнов			07.15	Проект домашних кинотеатров		Р	1
Провер.		Ковалев							
Нач. отд.						Общие данные		ООО "Креатив Групп" г. Челябинск	
Н. контр.									
Утв.									


Список оборудования для домашнего кинотеатра			
№ п/п	Наименование	Модель	Примечание
1	Фронтальные АС	Bowers & Wilkins 803	
2	Центральная АС	Bowers & Wilkins HTM2	
3	Тыловые АС	Bowers & Wilkins CCM8.5	
4	Сабвуфер	Sunfire XTEQ12	
5	Телевизор	Sharp LC-90LE757RU	
6	Blu-ray плеер	Marantz UD7007	
7	AV-процессор	Marantz AV8801	
8	Усилитель мощности	Rotel RMB-1585	
9	Усилитель мощности	Rotel RB-1552 MkII	
10	Сетевой кондиционер	Furman SPR-16Ei	
11	Контроллер	Control4 C4-800	
12	Коммутатор	Luxul AGS-1008	
13	TV-приставка Ростелеком	Ростелеком	
14	Спутниковый ресивер		

--	--

--	--

Стадия	Лист	Листов
Р	2	

ООО "Креатив Групп"
г. Челябинск

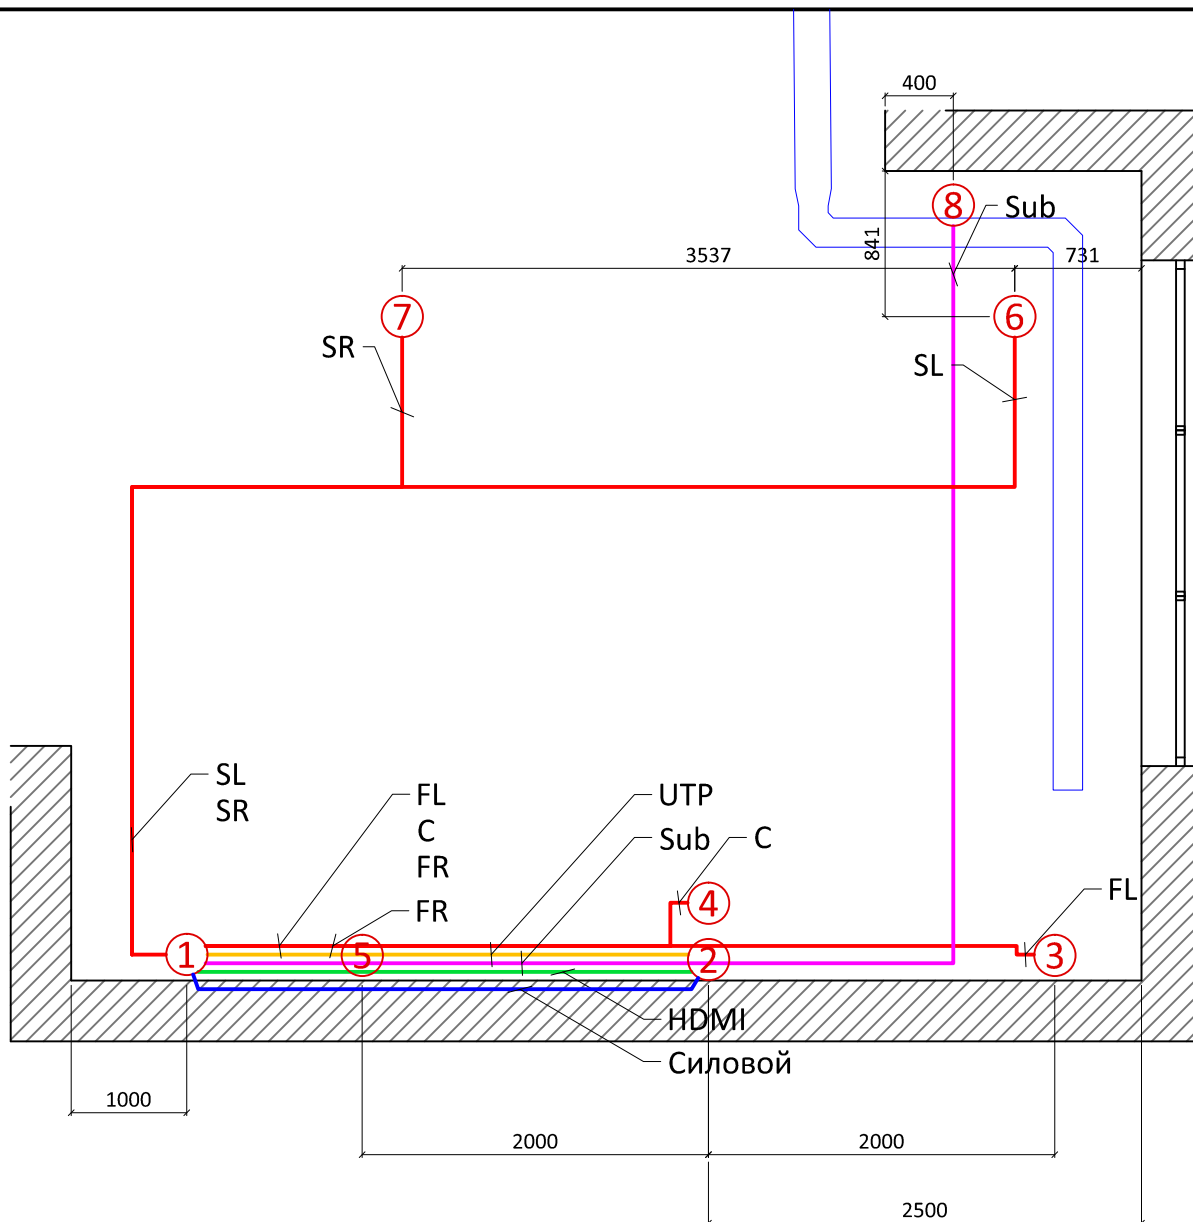

- 1 - Стойка с аппаратурой;
 2 - Телевизор;
 3 - Левая фронтальная АС;
 4 - Правая фронтальная АС;
 5 - Левая тыловая АС;
 6 - Правая тыловая АС;
 7 - Сабвуфер

Согласовано

Взам.инв.№

Подп. и дата

Инв. № подл.

Изм.	Кол.уч.	Лист	№ док.	Подпись	Дата
Разраб.	Якурнов				07.15
Провер.	Ковалев				
Нач. отд.					
Н. контр.					
Утв.					


г. Челябинск, ул. Цвиллинга, д. 57а

Проект большого
домашнего кинотеатра

План расстановки AV-оборудования

Стадия	Лист	Листов
Р	3	
ООО "Креатив Групп" г. Челябинск		

Согласовано					
Инв. № подл.	Подп. и дата		Взам. инв. №		

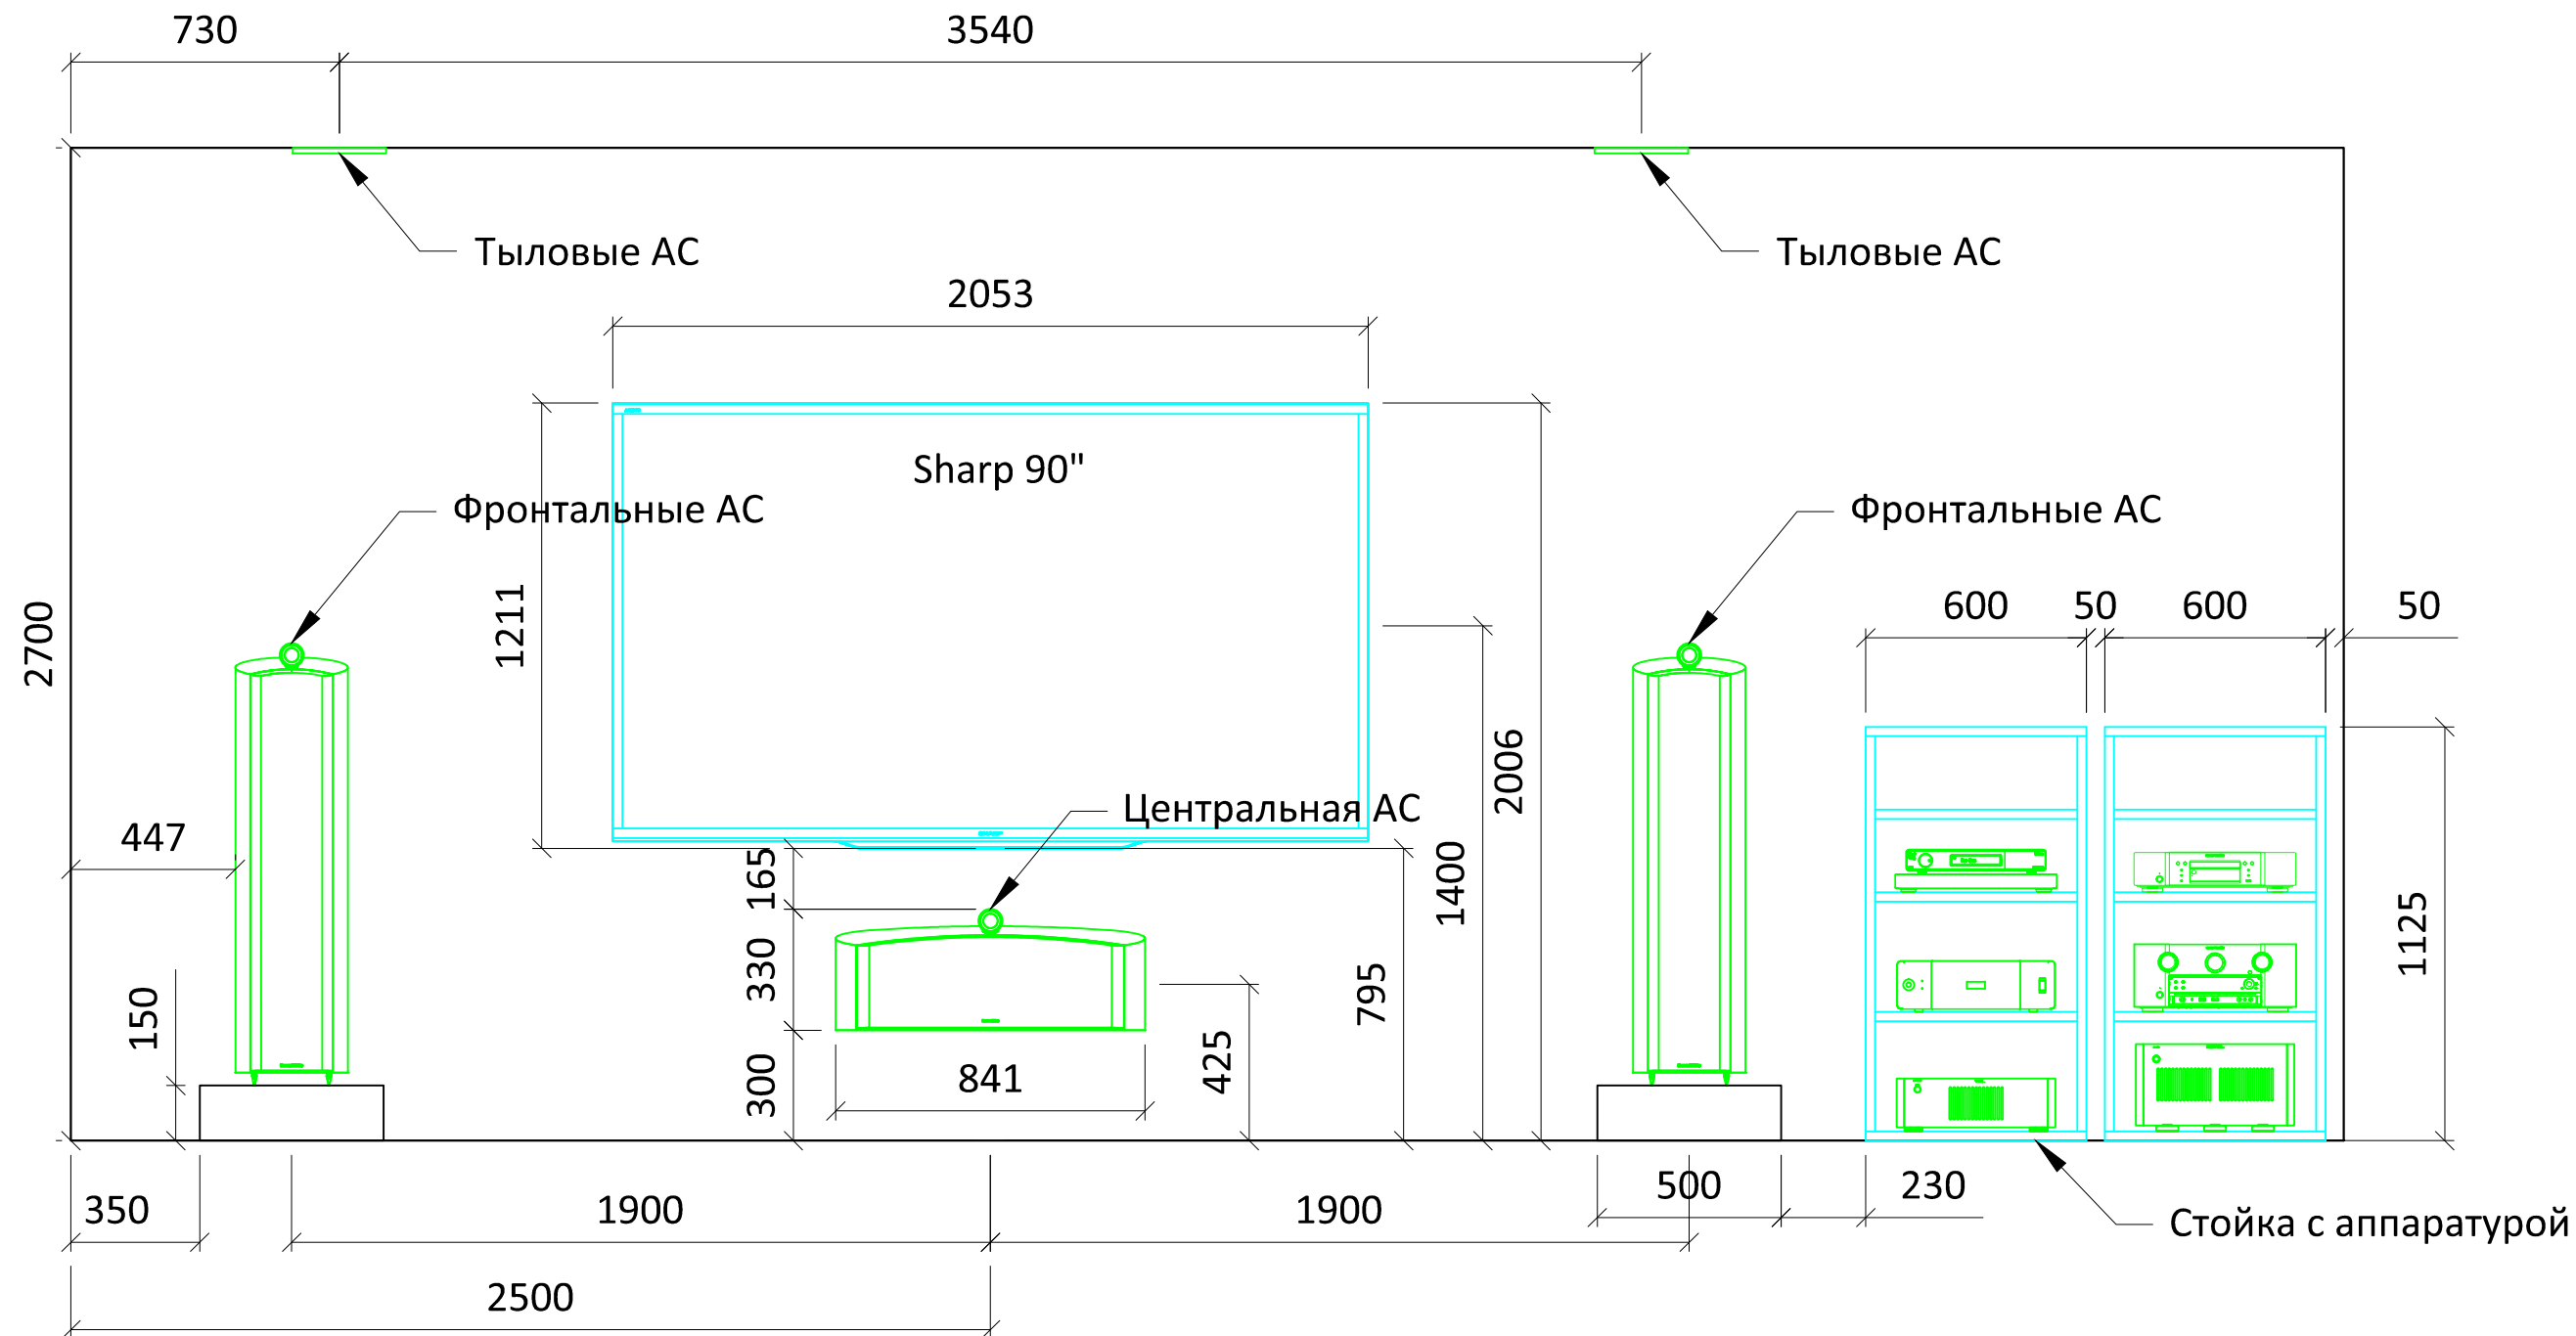


						г. Челябинск, ул. Цвиллинга, д. 57а				
Изм.	Кол.уч.	Лист	№ док.	Подпись	Дата					
					07.15	Проект большого домашнего кинотеатра		Стадия	Лист	Листов
Разраб.	Якурнов					Р	4			
Провер.	Ковалев					План расстановки AV-оборудования. Вид сбоку		ООО "Креатив Групп" г. Челябинск		
Нач. отд.										
Н. контр.										
Утв.										

Согласовано


1. Стойка с аппаратурой:
 - Акустические кабели в т.3, 4, 5, 6, 7;
 - Сабвуферный кабель в т.8;
 - HDMI, UTP и силовой кабель в т.2;
 - Розетки 220В - 3 шт. (минимум);
 - Вывод кабелей осуществить из подрозетников с заглушкой на высоте 300 мм от пола.
 - Длина свободных концов кабелей 1500 мм.
2. Телевизор:
 - HDMI, UTP и силовой кабель из т.1;
 - Вывод кабелей на высоте 1400мм от пола;
 - Длина свободных концов кабелей 1500 мм.
3. Левая фронтальная АС:
 - Акустический кабель из. т.1. Вывод кабеля на высоте 300 мм от пола;
 - Длина свободного конца кабеля 1000 мм.
4. Центральная АС:
 - Акустический кабель из. т.1. Вывод кабеля на высоте 425 мм от пола;
 - Длина свободного конца кабеля 1000 мм.
5. Правая фронтальная АС:
 - Акустический кабель из. т.1. Вывод кабеля на высоте 300 мм от пола;
 - Длина свободного конца кабеля 1000 мм.
6. Левая тыловая АС:
 - Акустический кабель из. т.1. Вывод кабеля из потолка;
 - Длина свободного конца кабеля 500 мм.
7. Правая тыловая АС:
 - Акустический кабель из. т.1. Вывод кабеля из потолка;
 - Длина свободного конца кабеля 500 мм.
8. Сабвуфер:
 - Сабвуферный кабель из. т.1. Вывод кабеля на высоте 200 мм от пола;
 - Розетка 220В - 1 шт.;
 - Длина свободного конца кабеля 1000 мм.

Примечание:

 Все кабели закладывать по направлению указанному на кабеле (стрелка или надпись). Не допускается прокладка слаботочных кабелей параллельно с силовыми кабелями на расстоянии менее 300 мм.

Подп. и дата											
	Изм.	Кол.уч.	Лист	№ док.	Подпись	Дата					
Инв. № подл.						Проект большого домашнего кинотеатра		Стадия	Лист	Листов	
								Р	5		
	Разраб.	Якурнов				07.15	План расстановки AV-оборудования. Экспликация		ООО "Креатив Групп" г. Челябинск		
	Провер.	Ковалев									
	Нач. отд.										
	Н. контр.										
Утв.											

Согласовано

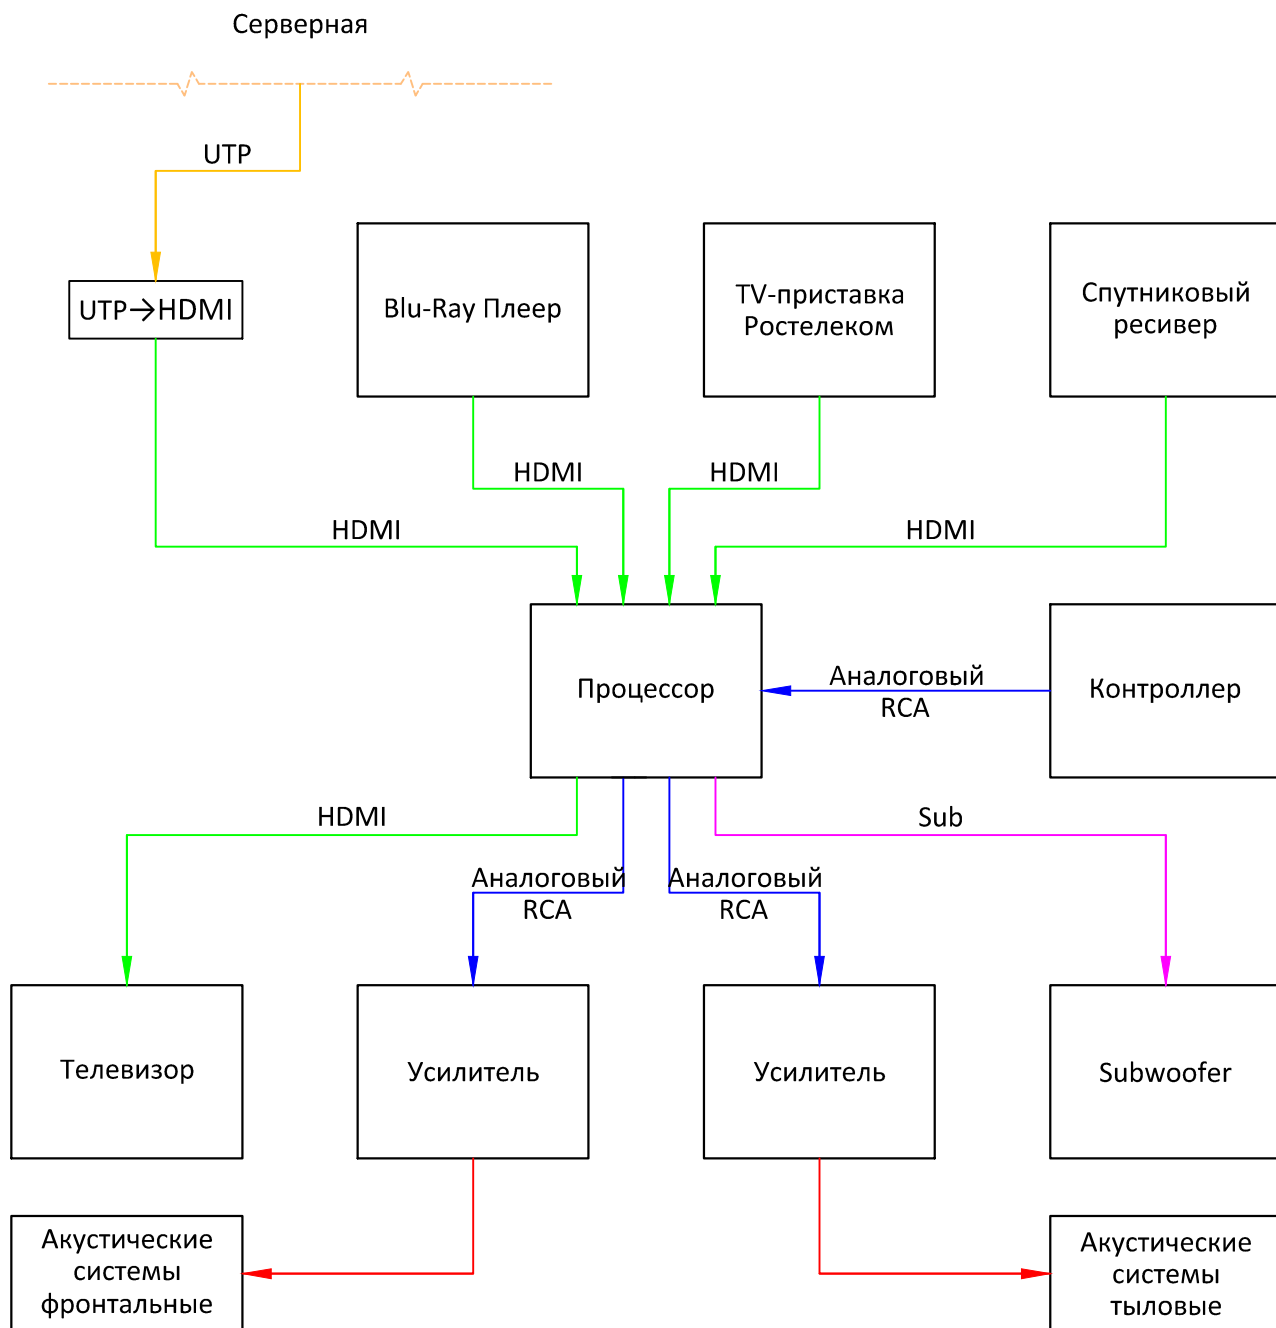

Примечание:

Список аудио- и видео- источников не является исчерпывающим.
В случае добавления источников аудио и видео, они могут подключаться различными кабелями к процессору.

Взам. инв. №	Примечание: Список аудио- и видео- источников не является исчерпывающим. В случае добавления источников аудио и видео, они могут подключаться различными кабелями к процессору.									
	Подп. и дата									
Изм.		Кол.уч.	Лист	№ док.	Подпись	Дата	г. Челябинск, ул. Цвиллинга, д. 57а			
Инв. № подл.	Разраб.	Якурнов			07.15	Проект большого домашнего кинотеатра		Стадия	Лист	Листов
	Провер.	Ковалев						Р	6	
	Нач. отд.					Схема структурная аудио-, видеосигнала		ООО "Креатив Групп" г. Челябинск		
	Н. контр.									
	Утв.									


Согласовано

Взам.инв.№	
Подп. и дата	
Инв. № подл.	

Изм.	Кол.уч.	Лист	№ док.	Подпись	Дата
Разраб.	Якурнов				07.15
Провер.	Ковалев				
Нач. отд.					
Н. контр.					
Утв.					

Примечание:
Список аудио и видео источников не является исчерпывающим.
Метод управления источниками аудио и видео может варьироваться в зависимости от типа оборудования, его производителя и т.п.
Различные методы управления этими источниками предусмотрены предлагаемой аппаратурой.

г. Челябинск, ул. Цвиллинга, д. 57а					
Проект большого домашнего кинотеатра			Стадия	Лист	Листов
			Р	7	
Схема структурная управления			ООО "Креатив Групп" г. Челябинск		

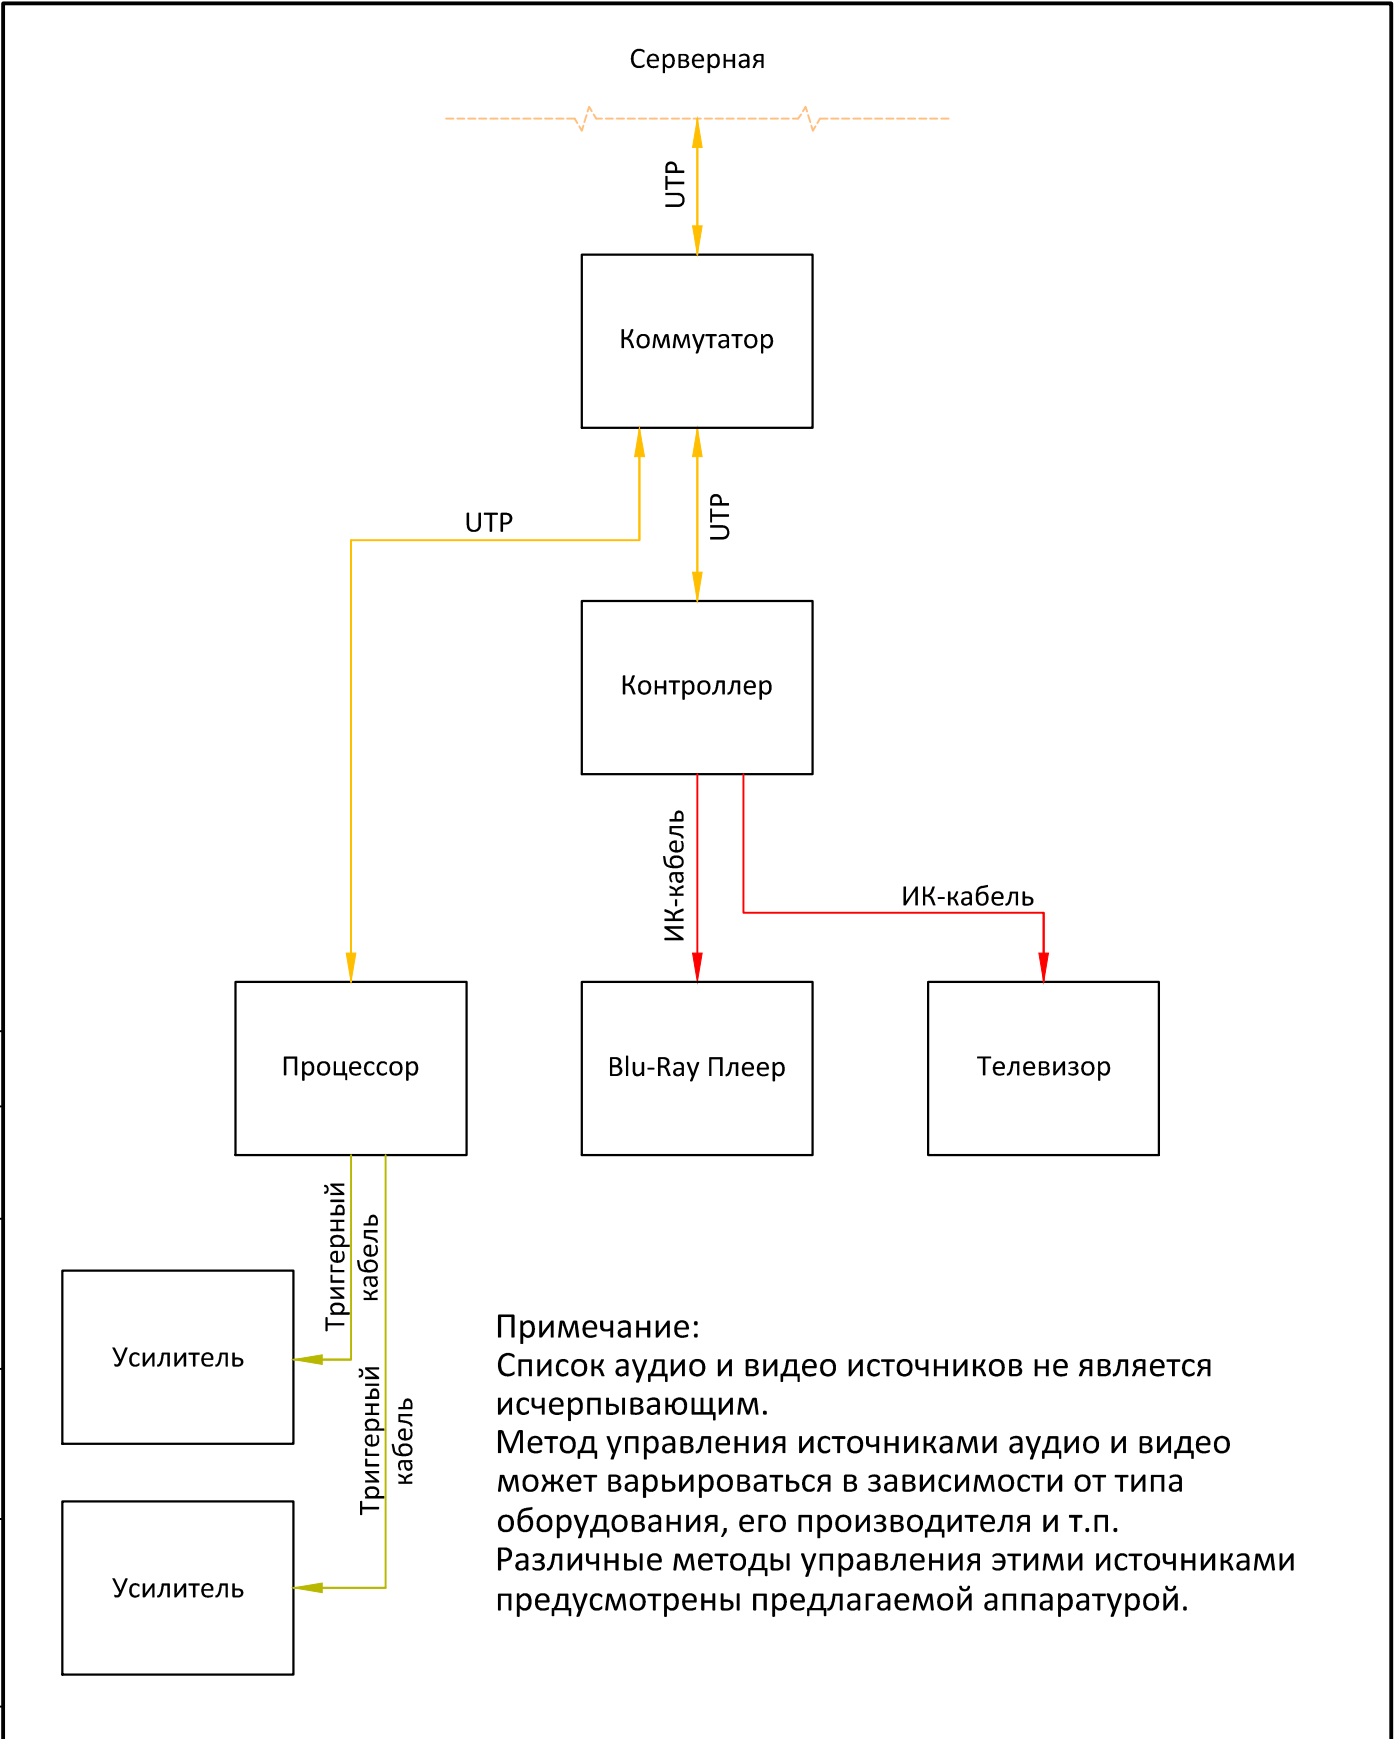

Список оборудования для домашнего кинотеатра			
№ п/п	Наименование	Модель	Примечание
1	Фронтальные АС	Bowers & Wilkins CCM7.3	
2	Центральная АС	Bowers & Wilkins CCM7.3	
3	Тыловые АС	Bowers & Wilkins CCM7.3	
4	Сабвуфер	Bowers & Wilkins ISW-3	
5	Усилитель сабвуфера	Bowers & Wilkins SA250 MKII	
6	Проектор	JVC DLA-X500	
7	Проекционный экран	Vutec Lectric II Vu-Flex Pro 89"	
8	Blu-ray плеер	Marantz UD5007	
9	AV-процессор	Marantz SR7009	
10	Источник бесперебойного питания	APC BE700G-RS	
11	Контроллер	Control4 C4-250	
12	Коммутатор	Luxul AGS-1008	
13	TV-приставка	Ростелеком	
14	Спутниковый ресивер		


--	--

--	--

						г. Челябинск, ул. Цвиллинга, д. 57а

Стадия	Лист	Листов
Р	8	

ООО "Креатив Групп"
г. Челябинск

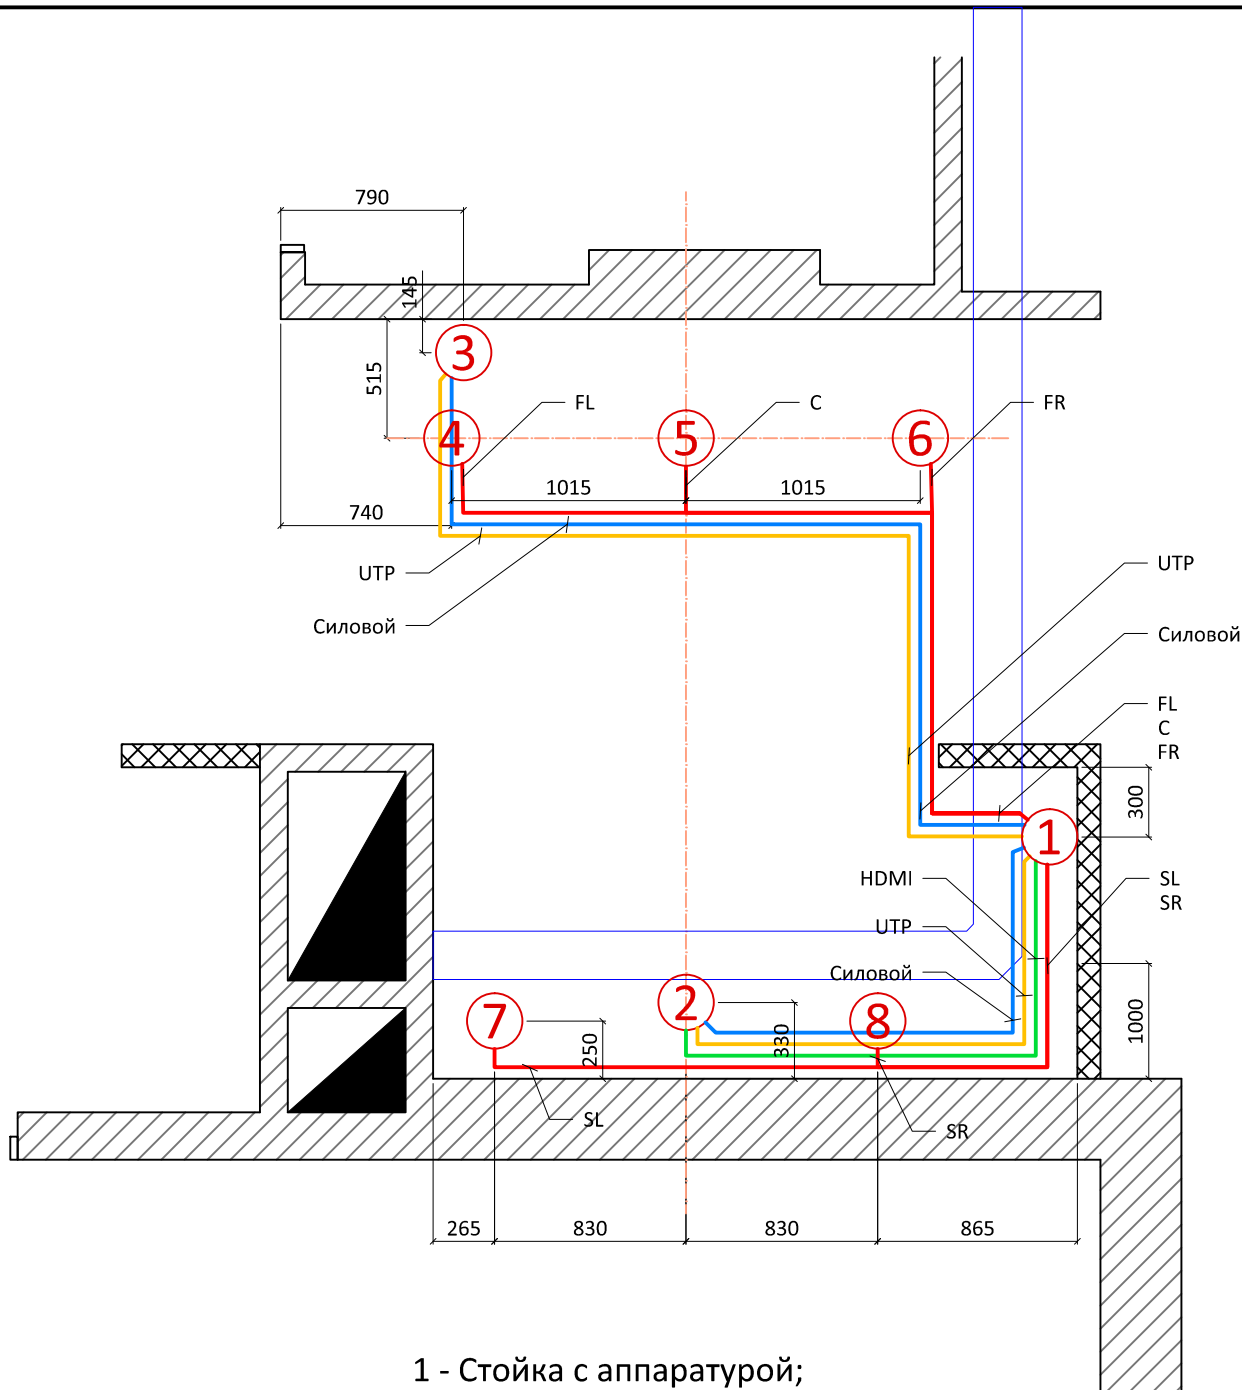

- 1 - Стойка с аппаратурой;
2 - Телевизор;
3 - Проекционный экран;
4 - Левая фронтальная АС;
5 - Центральная фронтальная АС;
6 - Правая фронтальная АС;
7 - Левая тыловая АС;
8 - Правая тыловая АС;

Согласовано

Взам.инв.№

Подп. и дата

Инв. № подл.

Изм.	Кол.уч.	Лист	№ док.	Подпись	Дата
Разраб.	Якурнов				07.15
Провер.	Ковалев				
Нач. отд.					
Н. контр.					
Утв.					

г. Челябинск, ул. Цвиллинга, д. 57а

Проект малого
домашнего кинотеатра


План расстановки AV-оборудования

Стадия	Лист	Листов
Р	9	
ООО "Креатив Групп" г. Челябинск		

Инв. № подп.	Подп. и дата	Взам. инв. №	Согласовано		

Взам.инв.№

ИНВ. № подл.

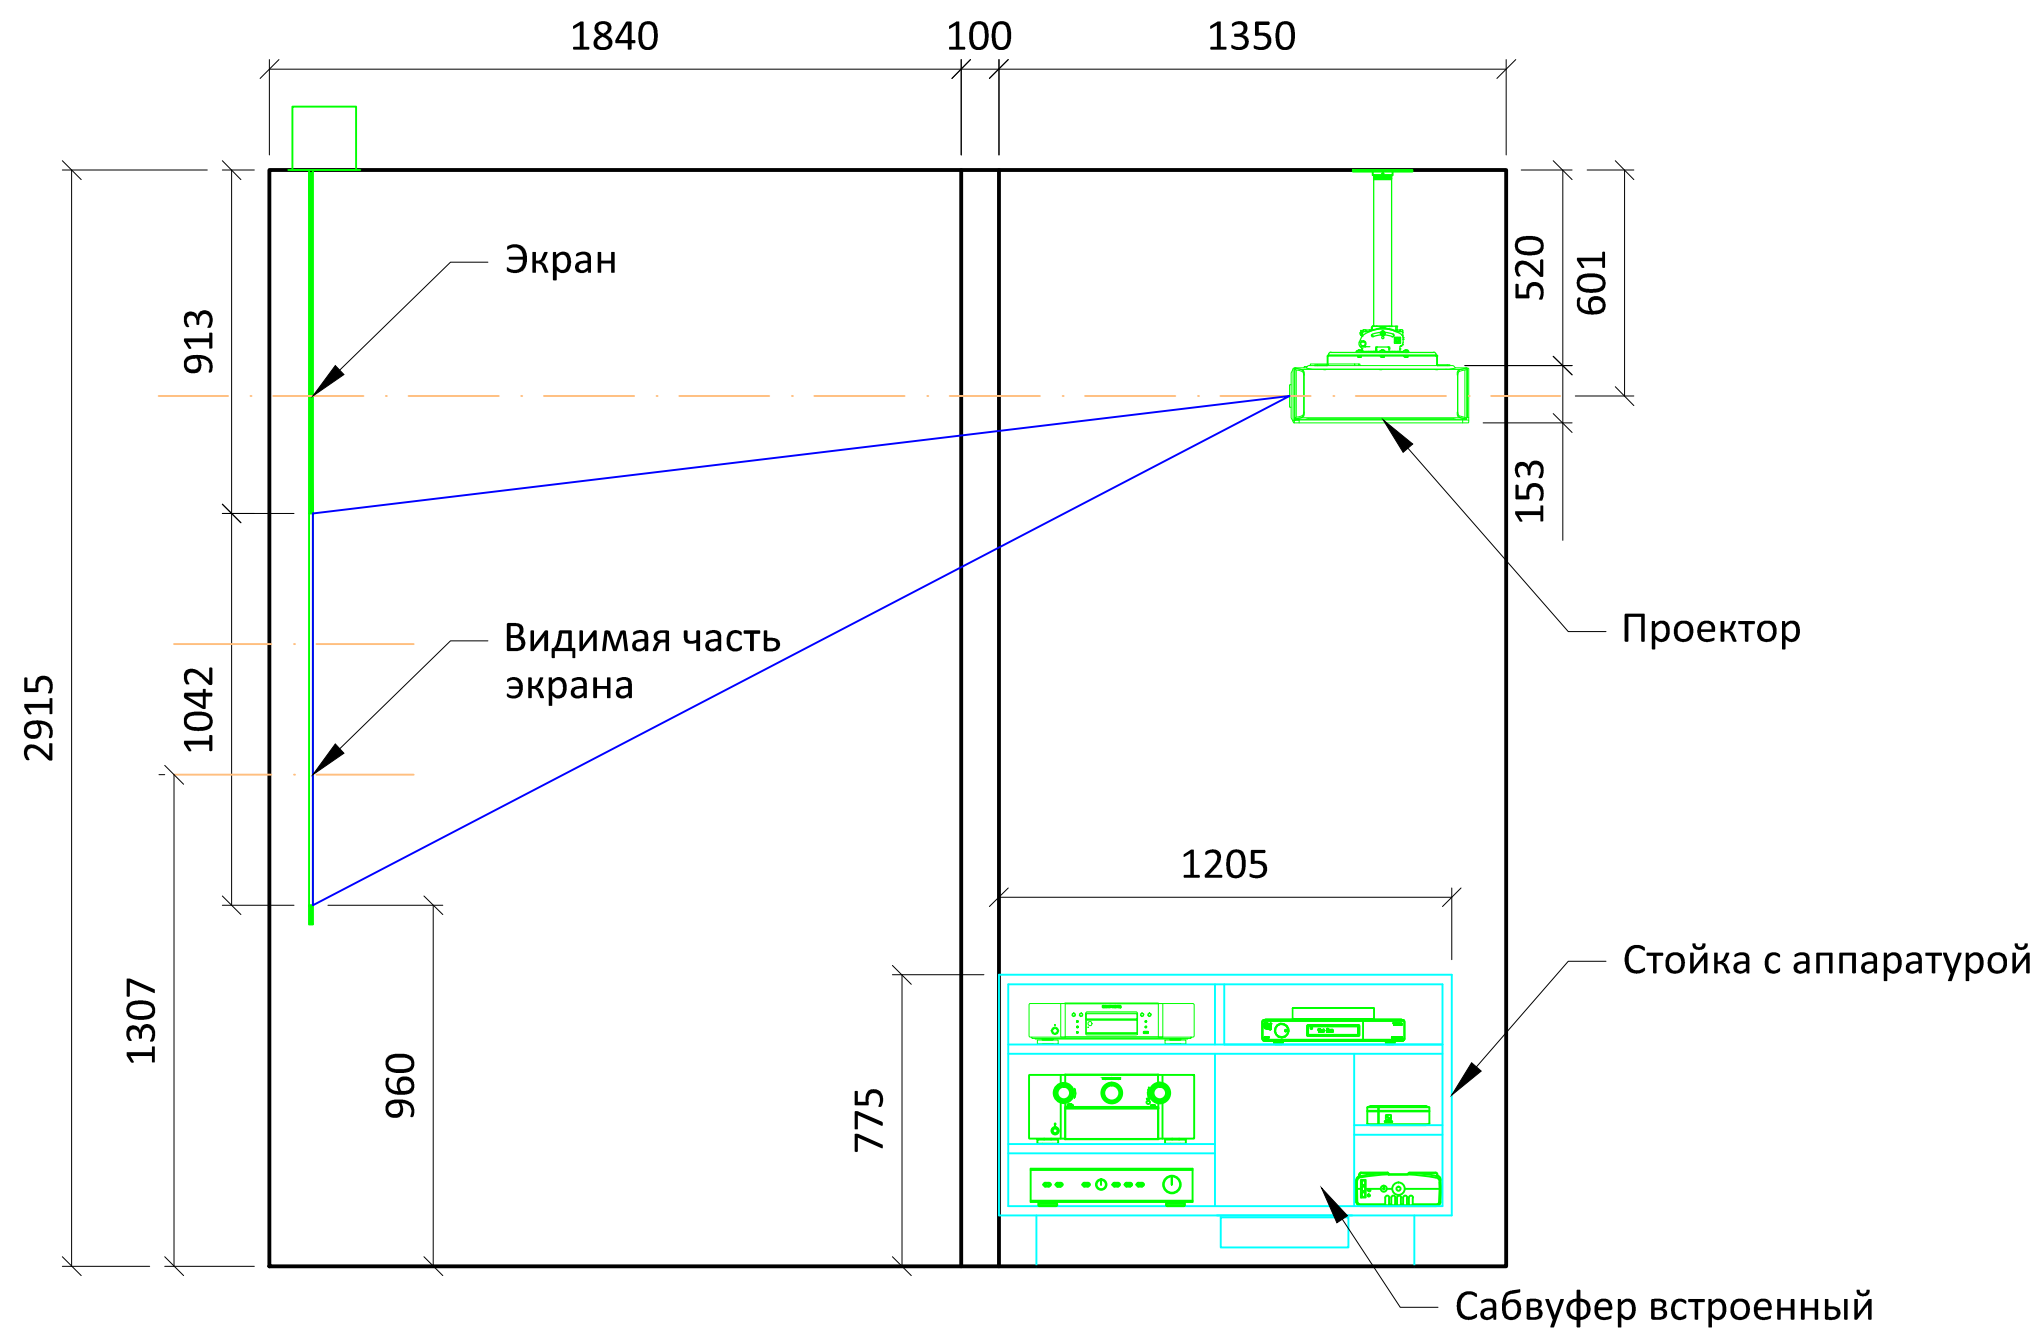

						г. Челябинск, ул. Цвиллинга, д. 57а			
Изм.	Кол.уч.	Лист	№ док.	Подпись	Дата				
						Проект малого домашнего кинотеатра		Стадия	Лист
Разраб.	Якурнов			07.15				Р	10
Провер.	Ковалев								
Нач. отд.									
Н. контр.									
Утв.						План расстановки AV-оборудования. Вид сбоку		ООО "Креатив Групп" г. Челябинск	

Изм.	Кол.уч.	Лист	№ док.	Подпись	Дата
Разраб.		Якурнов			07.15
Провер.		Ковалев			
Нач. отд.					
Н. контр.					
Утв.					


Проект малого домашнего кинотеатра	Стадия	Лист	Листов
	Р	10	
План расстановки AV-оборудования. Вид сбоку	ООО "Креатив Групп" г. Челябинск		

Согласовано

1. Стойка с аппаратурой:
 - Акустические кабели в т. 4, 5, 6, 7, 8;
 - HDMI, UTP и силовой кабель в т.2;
 - UTP и силовой кабель в т.3;
 - Розетки 220В - 2 шт.;
 - Вывод кабелей осуществить из подрозетников с заглушкой на высоте 400 мм от пола.
 - Длина свободных концов кабелей 1500 мм.
2. Проектор:
 - HDMI, UTP и силовой кабель из т.1;
 - Вывод кабелей из потолка;
 - Длина свободных концов кабелей 1000 мм.
3. Проекционный экран:
 - UTP кабель из т.1;
 - Силовой кабель из т.1;
 - Длина свободных концов 1000мм.
4. Левая фронтальная АС:
 - Акустический кабель из. т.1. Вывод кабеля из потолка;
 - Длина свободного конца кабеля 500 мм.
5. Центральная АС:
 - Акустический кабель из. т.1. Вывод кабеля из потолка;
 - Длина свободного конца кабеля 500 мм.
6. Правая фронтальная АС:
 - Акустический кабель из. т.1. Вывод кабеля из потолка;
 - Длина свободного конца кабеля 500 мм.
7. Левая тыловая АС:
 - Акустический кабель из. т.1. Вывод кабеля из потолка;
 - Длина свободного конца кабеля 500 мм.
8. Правая тыловая АС:
 - Акустический кабель из. т.1. Вывод кабеля из потолка;
 - Длина свободного конца кабеля 500 мм.

Примечание:

 Все кабели закладывать по направлению указанному на кабеле (стрелка или надпись). Не допускается прокладка слаботочных кабелей параллельно с силовыми кабелями на расстоянии менее 300 мм.

Подп. и дата											
							г. Челябинск, ул. Цвиллинга, д. 57а				
	Изм.	Кол.уч.	Лист	№ док.	Подпись	Дата					
Инв. № подл.							Проект малого домашнего кинотеатра		Стадия	Лист	Листов
	Разраб.	Якурнов			07.15				Р	11	
	Провер.	Ковалев									
	Нач. отд.						План расстановки AV-оборудования. Экспликация		ООО "Креатив Групп" г. Челябинск		
	Н. контр.										
	Утв.										

Согласовано

Изм.	Кол.уч.	Лист	№ док.	Подпись	Дата
Разраб.	Якурнов				07.15
Провер.	Ковалев				
Нач. отд.					
Н. контр.					
Утв.					

						г. Челябинск, ул. Цвиллинга, д. 57а		
						Стадия	Лист	Листов
						Р	12	
						ООО "Креатив Групп" г. Челябинск		

